


1 PLANTA BAIXA PAV. TIPO - REDE DE ÁGUA
ESCALA 1:50

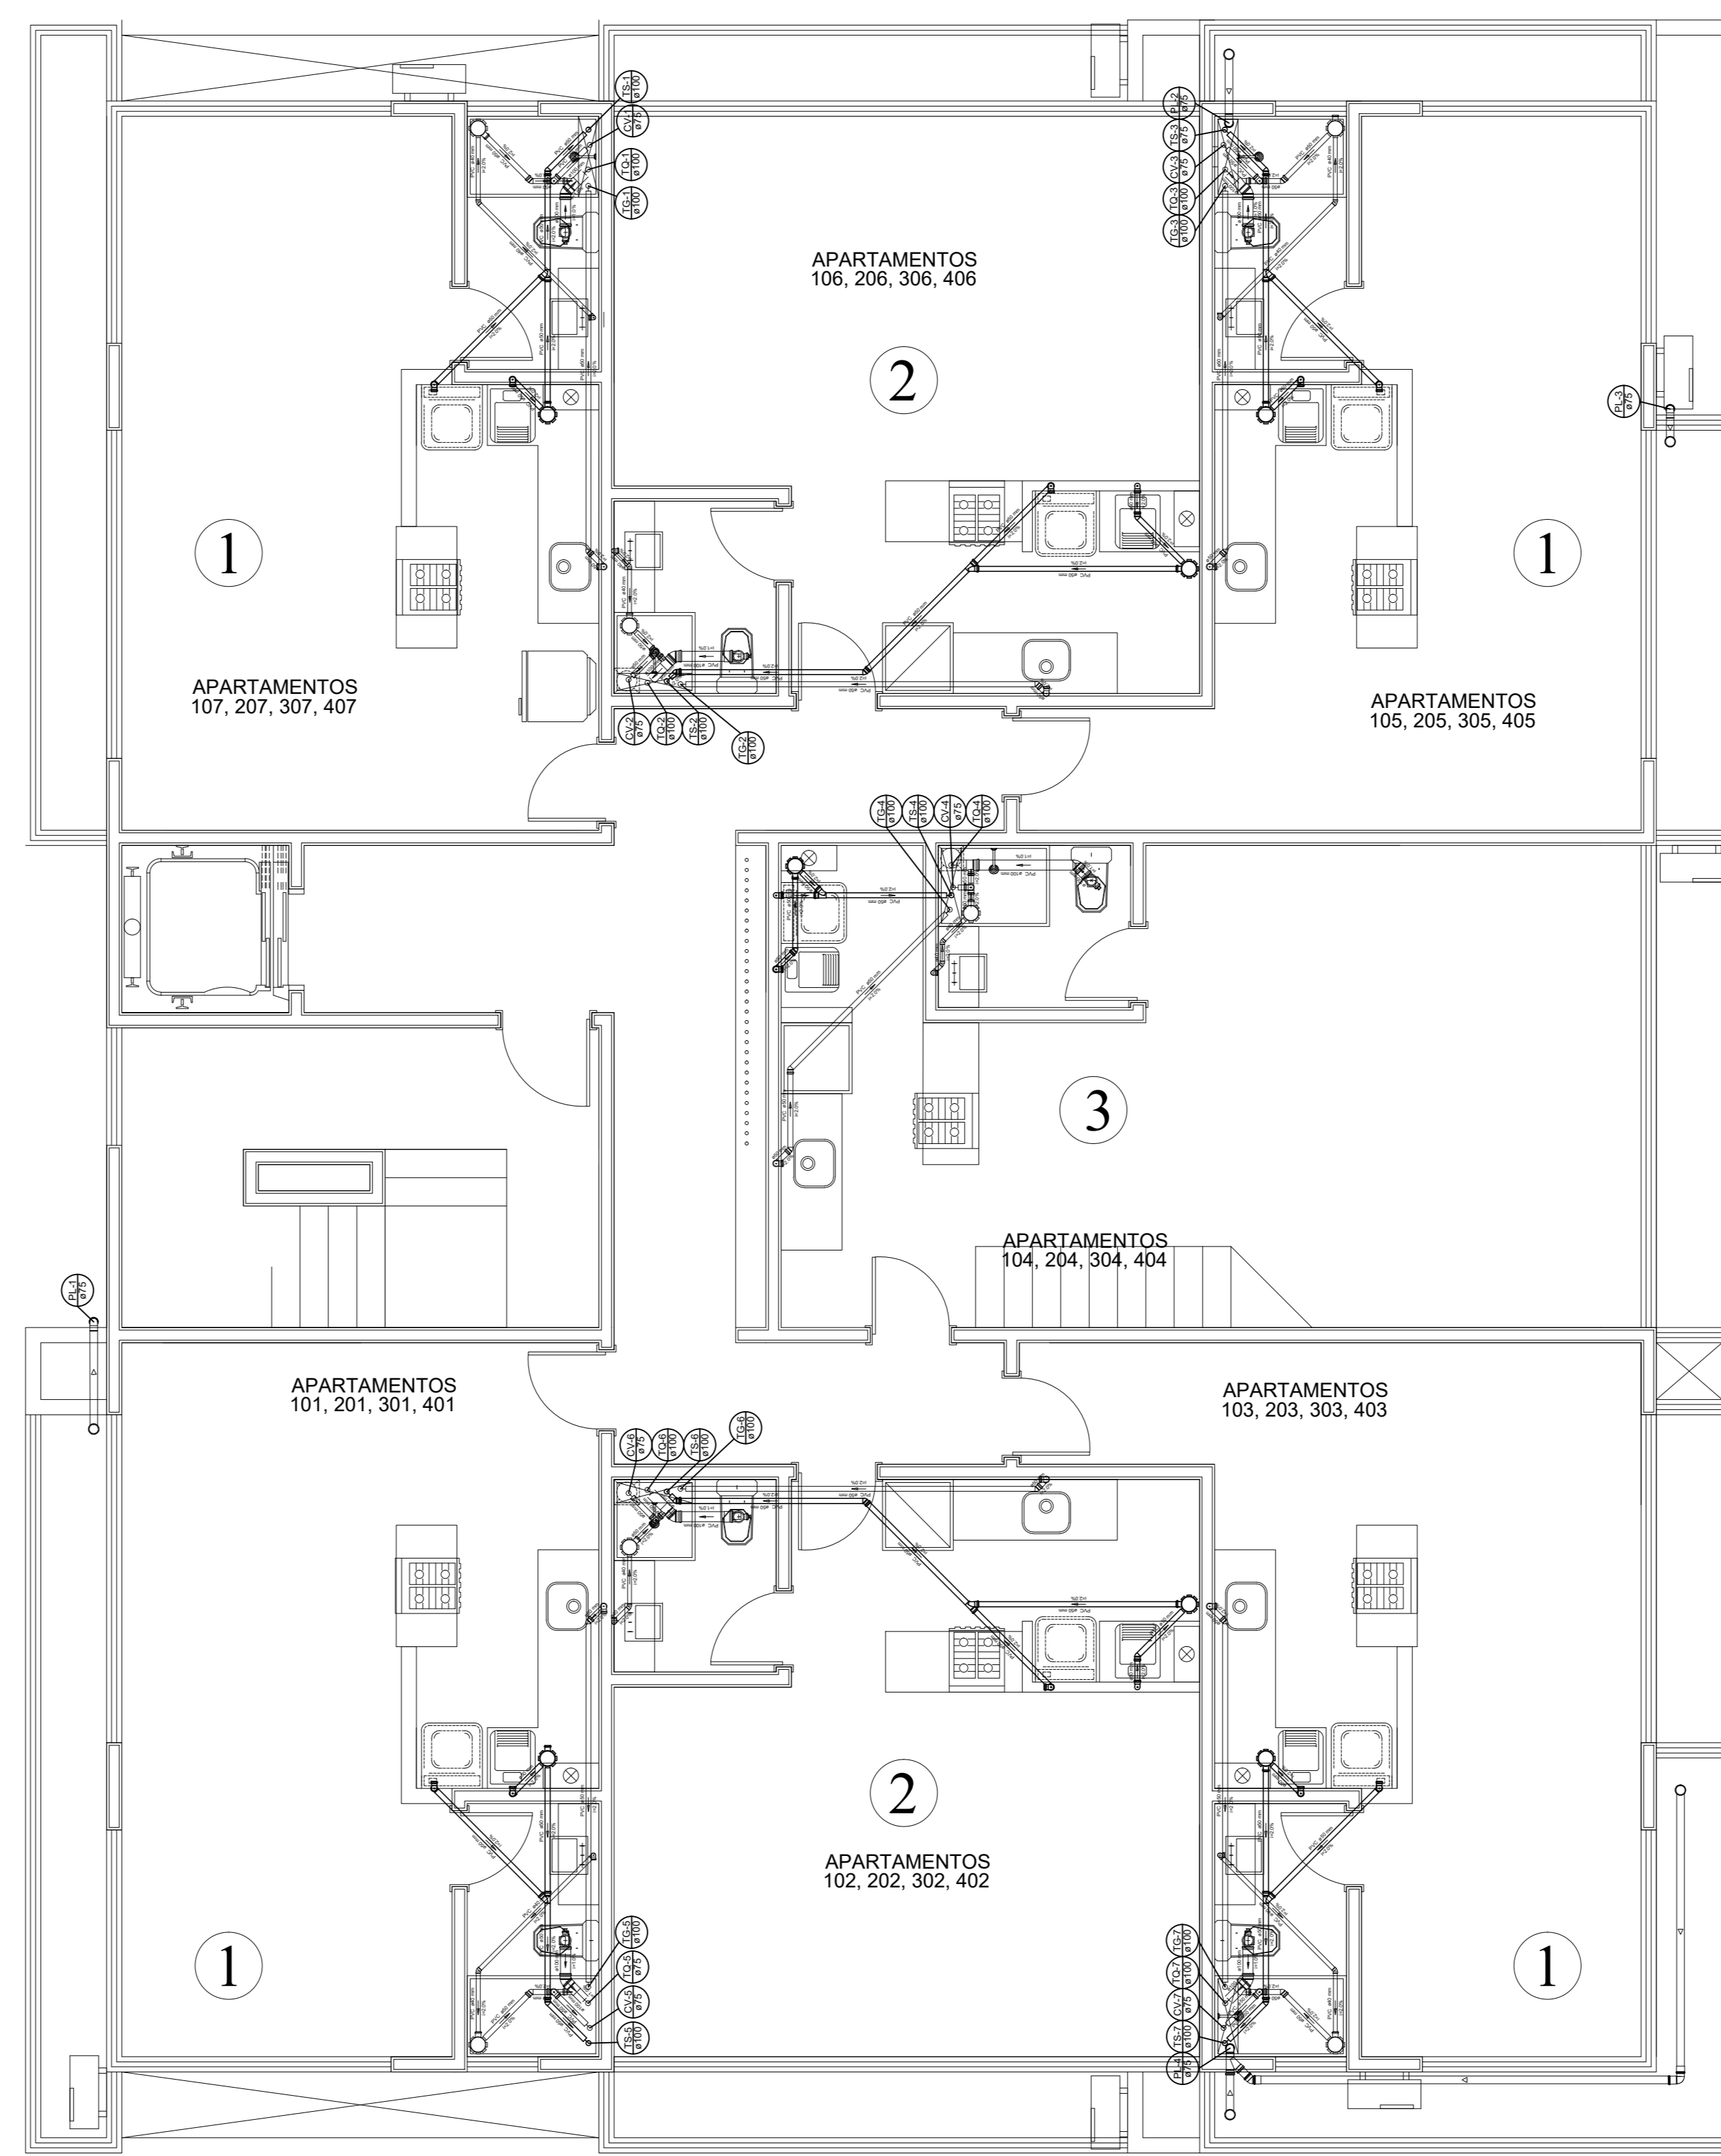

2 PLANTA BAIXA PAV. TIPO - REDE DE ESGOTO
ESCALA 1:50

LEGENDA

rhasambiental

Rua Vinícius Ferreira de Sousa, 71 - Barro Preto - 535 - Belo Horizonte - 31145-900

Tel/Fax: (31)4047-7336/7339 e-mail: rha@rhasambiental.com.br

www.rhasambiental.com.br

RESP. TÉCNICO

Engº Sérgio Mendes Diniz
CREA 105 105-8

COORDENADOR

CADEMA CONSTRUÇÕES E INCORPORAÇÕES

CADEMA CONSTRUÇÕES & INCORPORAÇÕES

PROJETO HIDROSSANITÁRIO - ED. RESIDENCIAL ZEE

AGRONÔMICA - FLORIANÓPOLIS

PROJETO DE ENGENHARIA

PLANTA BAIXA PAVIMENTO TIPO

REDES DE ÁGUA E ESGOTO

PROJETO	EDITOR	DESENHO	DATA	FOLHA Nº
ENQ. 020 ANO 000 - SILVEIRA	ANT	ALDO BRANDI TRENTIN	AGO/2017	04/13
ESCALA		PROPORCIONAL	DATA IMP.	
HORAS/DIA				